



位置図 S=FREE

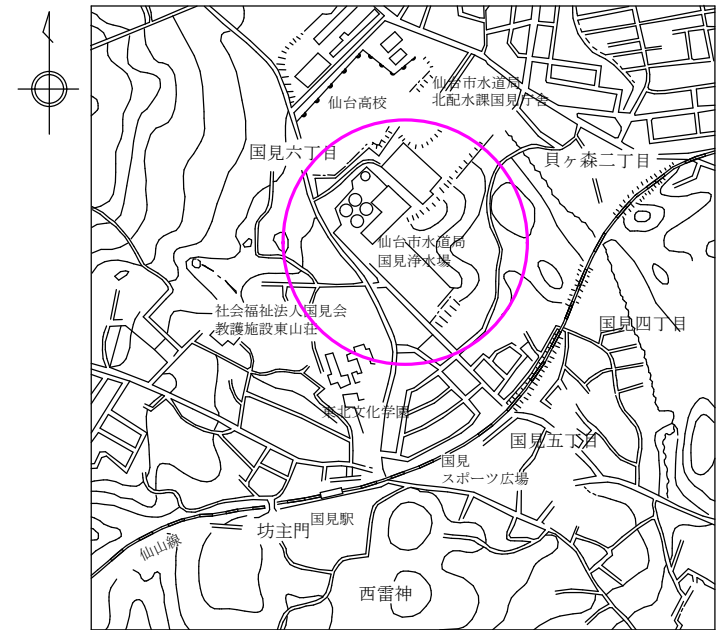


搬出場所
 仙台市水道局国見浄水場排水処理棟
 仙台市青葉区国見6丁目12

設計図面		戸番図番号
設計番号	水国浄 第2021-1号	令和2年12月8日 作成
業務件名	国見浄水場排水汚泥運搬業務委託	
図面名称	国見浄水場 全体配置図・位置図	
発注担当課	縮尺	図番
浄水部国見浄水課国見浄水場	FREE	1 / 3
仙台市水道局		

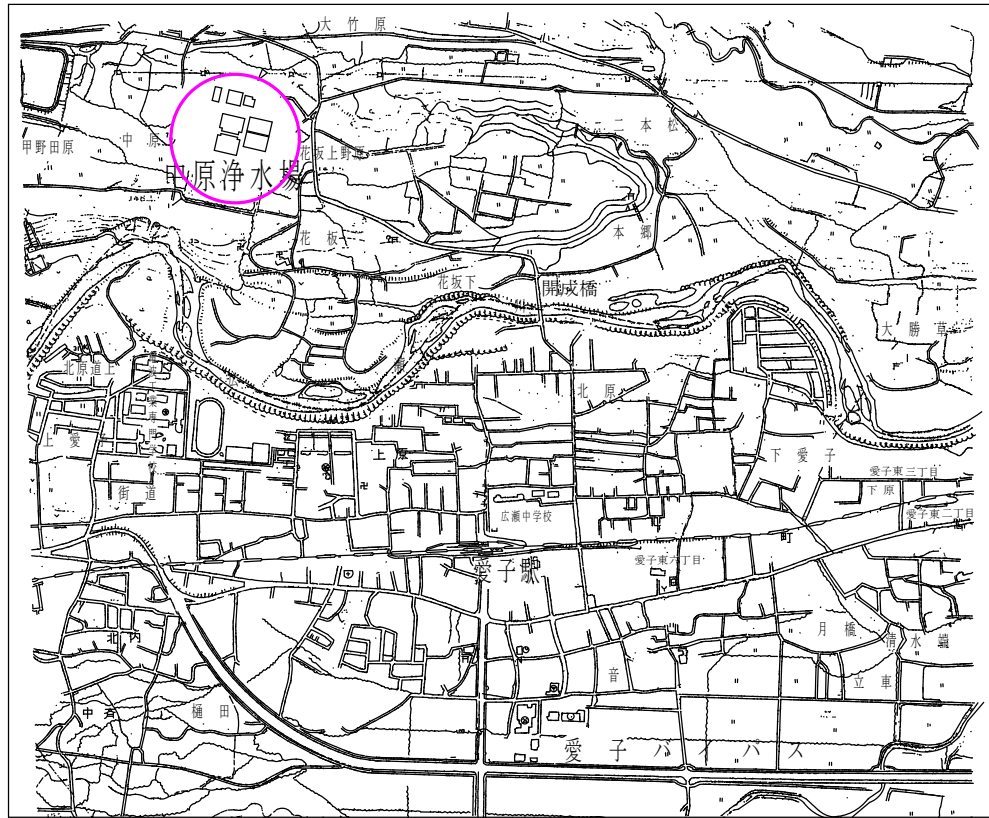

位置図


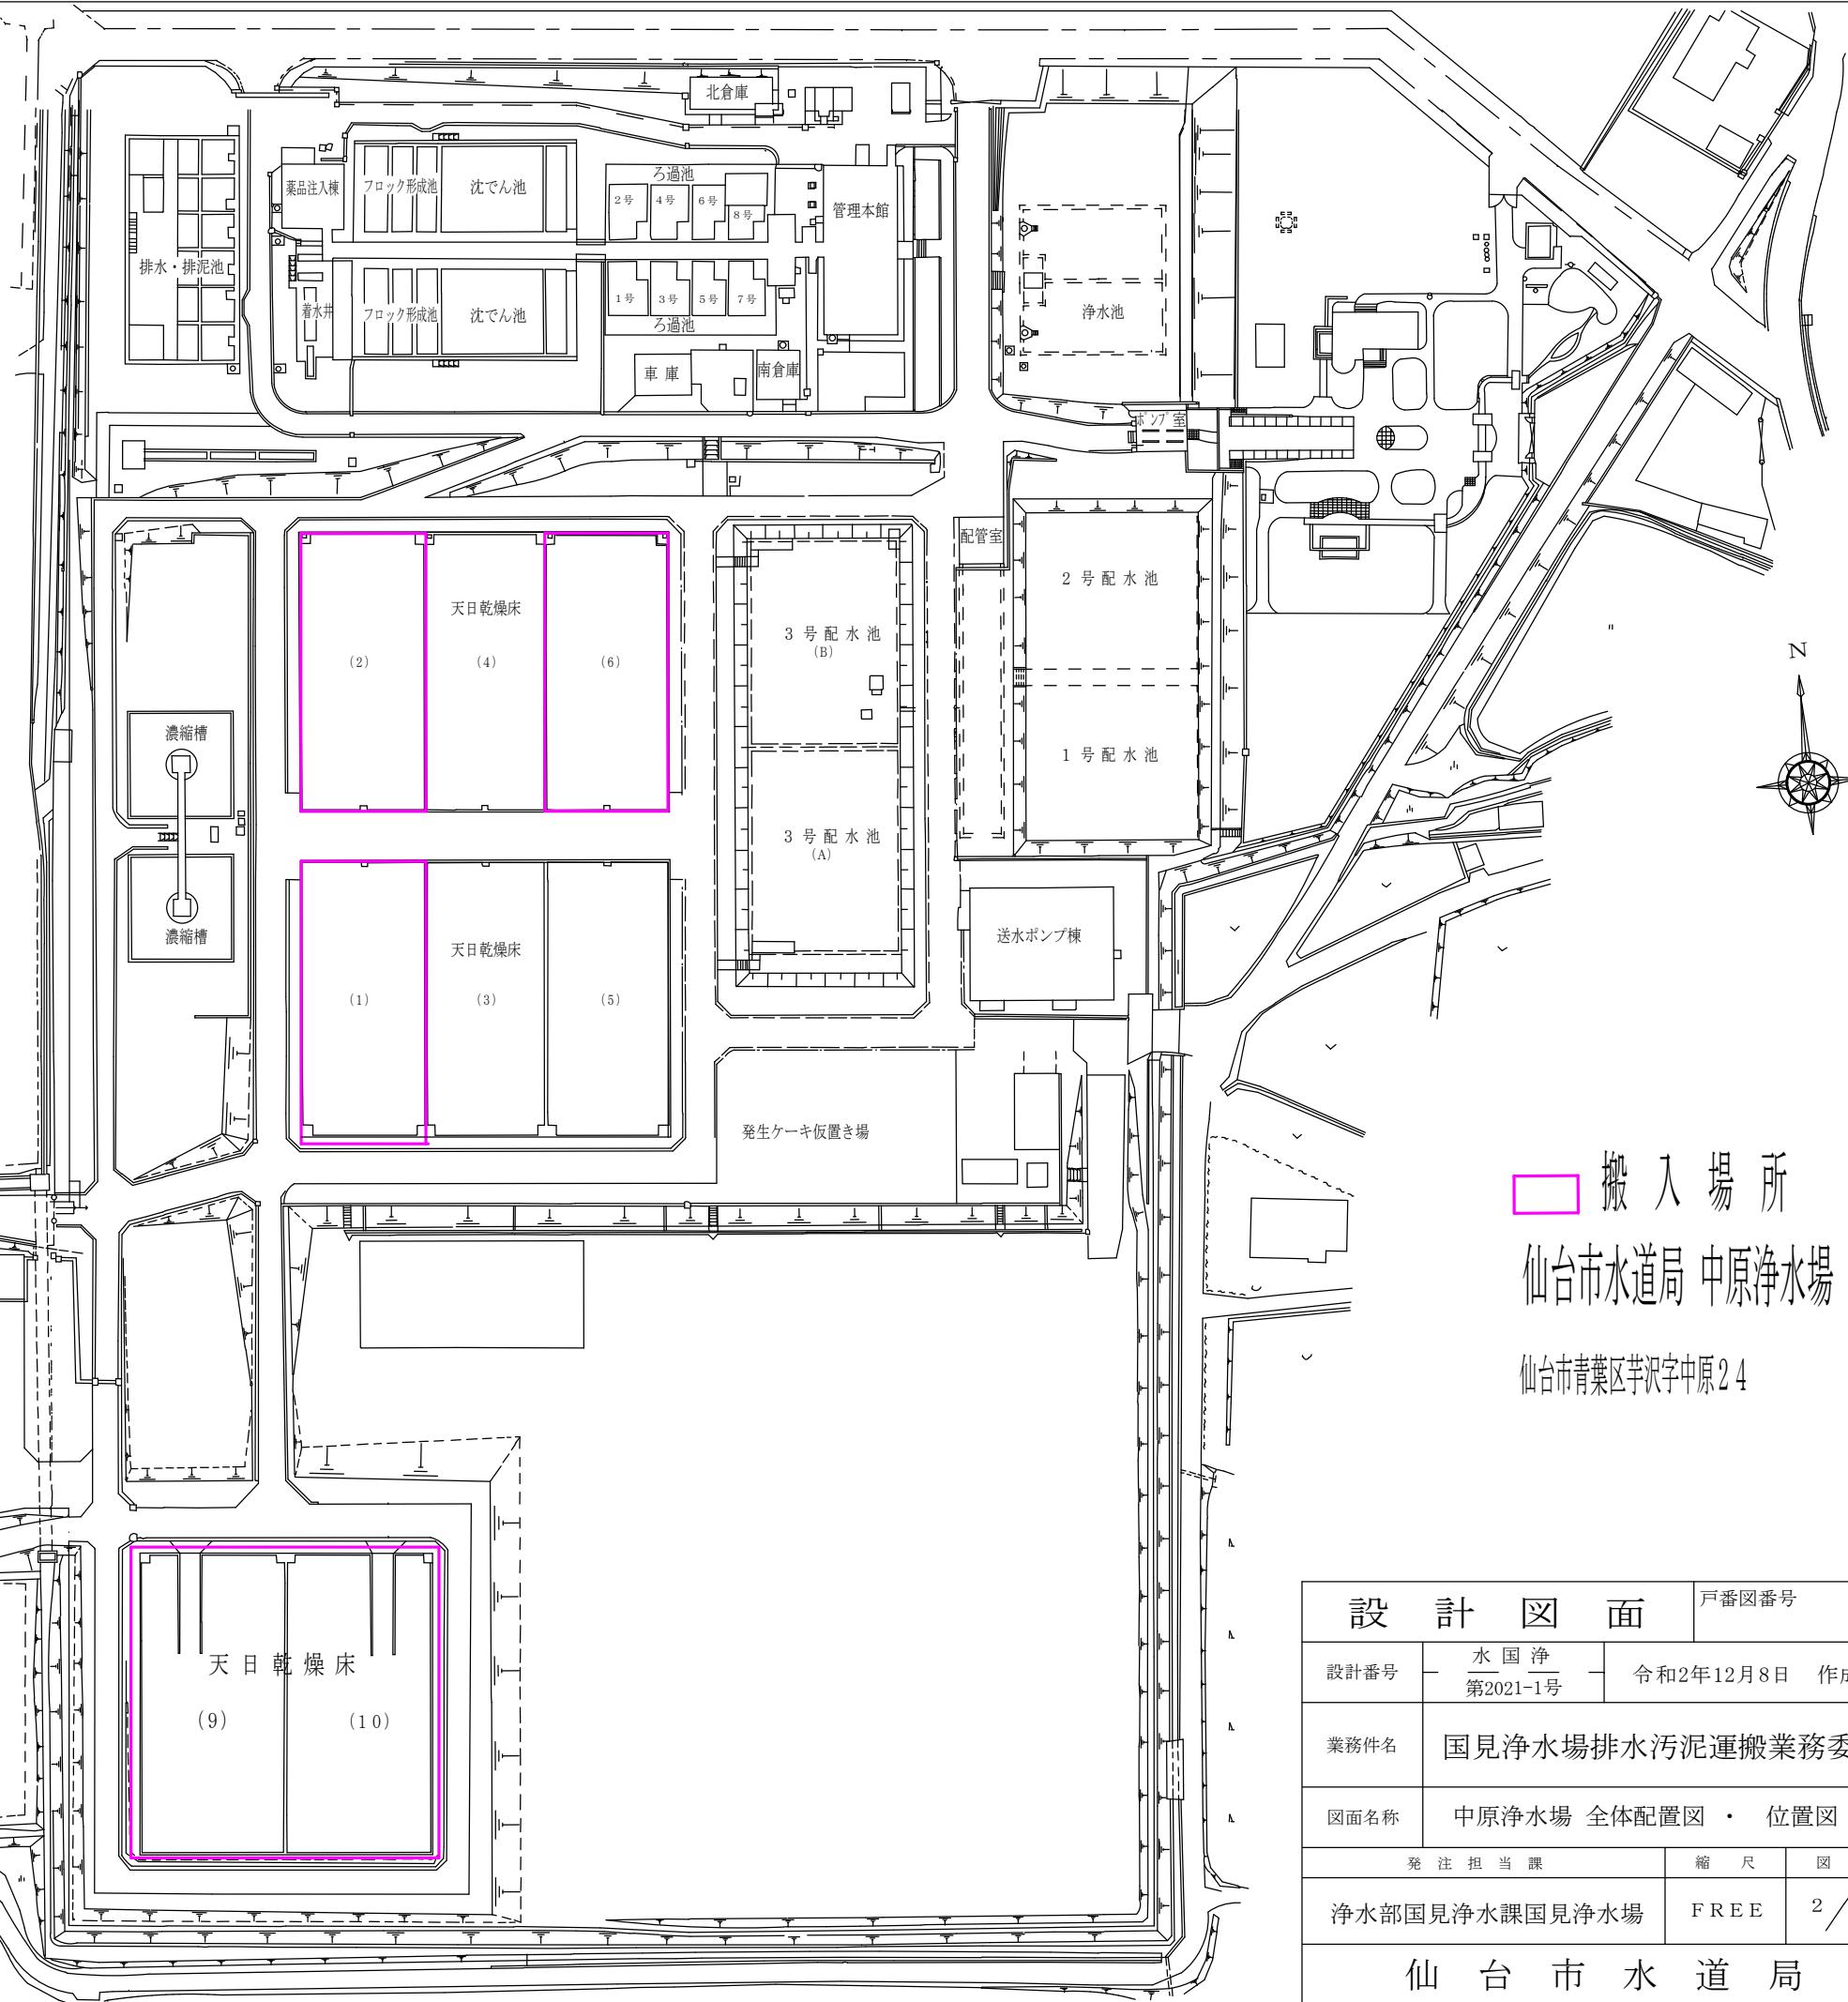


搬入場所
 仙台市水道局 中原浄水場
 仙台市青葉区芋沢字中原24

設計図面		戸番図番号
設計番号	水国浄 第2021-1号	令和2年12月8日 作成
業務件名	国見浄水場排水汚泥運搬業務委託	
図面名称	中原浄水場 全体配置図・位置図	
発注担当課	縮尺	図番
浄水部国見浄水課国見浄水場	FREE	2 / 3
仙台市水道局		

濃縮槽 平面図

濃縮槽 断面図

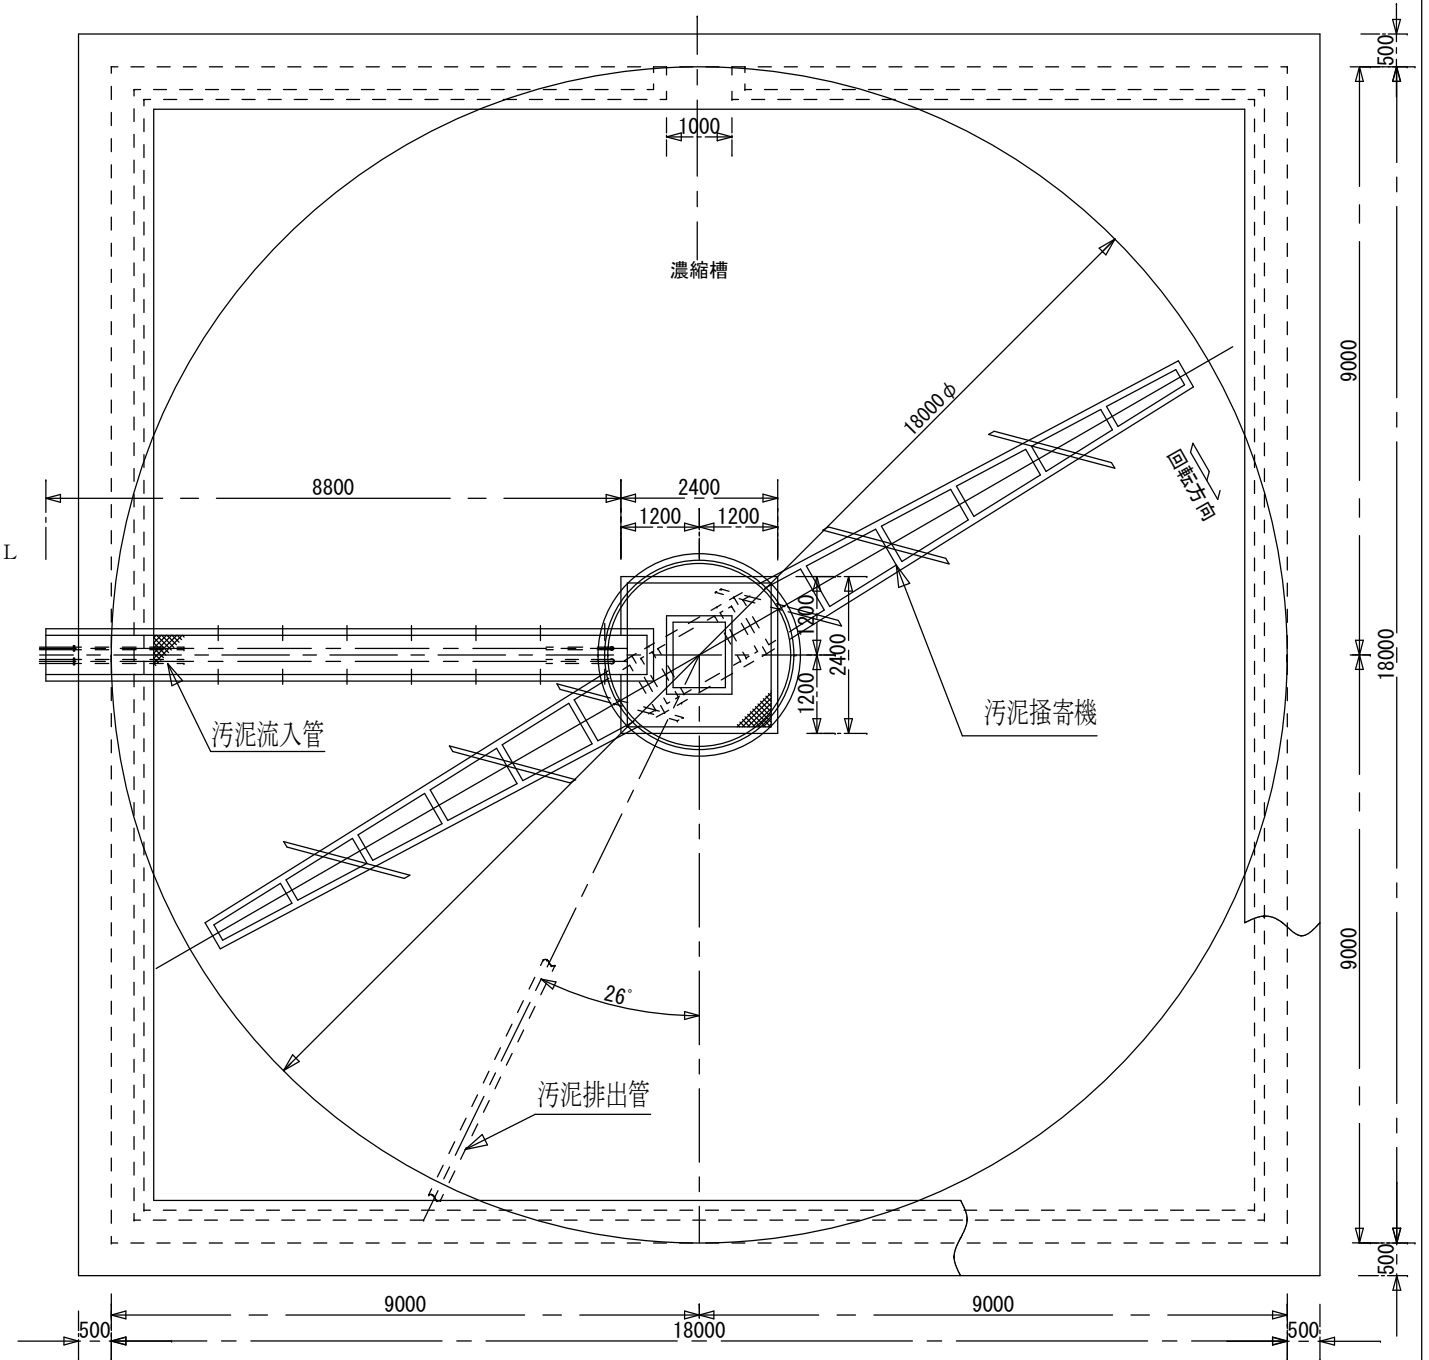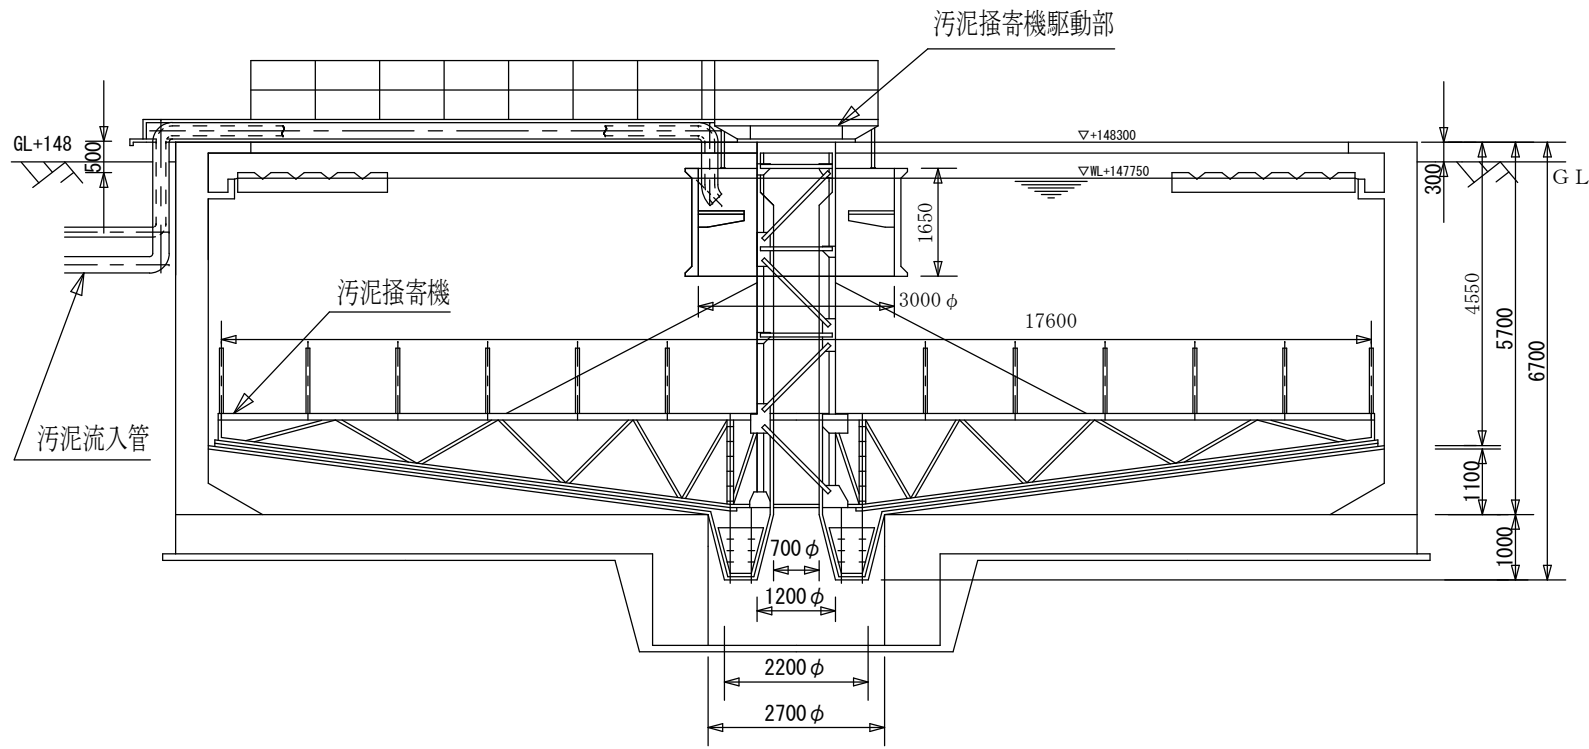

設計図面		戸番図番号
設計番号	水国浄 第2021-1号	令和2年12月8日 作成
業務件名	国見浄水場排水汚泥運搬業務委託	
図面名称	濃縮槽 断面図・平面図	
発注担当課	縮尺	図番
浄水部国見浄水課国見浄水場	FREE	3 / 3
仙 台 市 水 道 局		