
 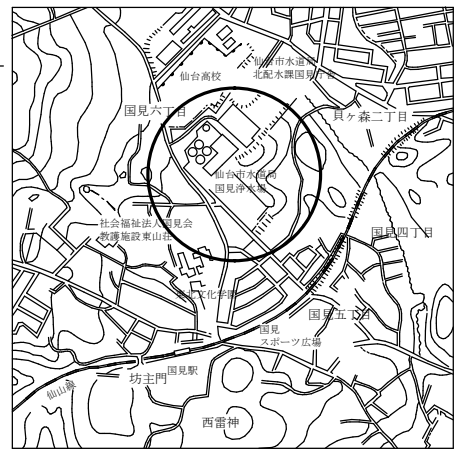


位置図 S=FREE




 搬出場所

仙台市水道局国見浄水場排水処理棟  
 仙台市青葉区国見6丁目12


設計図面		戸番図番号
設計番号	水国浄 第2023-1号	令和4年12月作成
業務件名	国見浄水場排水汚泥運搬業務委託	
図面名称	国見浄水場 全体配置図・位置図	
発注担当課		縮尺
浄水部国見浄水課国見浄水場		図番
		FREE 1/3
仙台市水道局		



濃縮槽 平面図

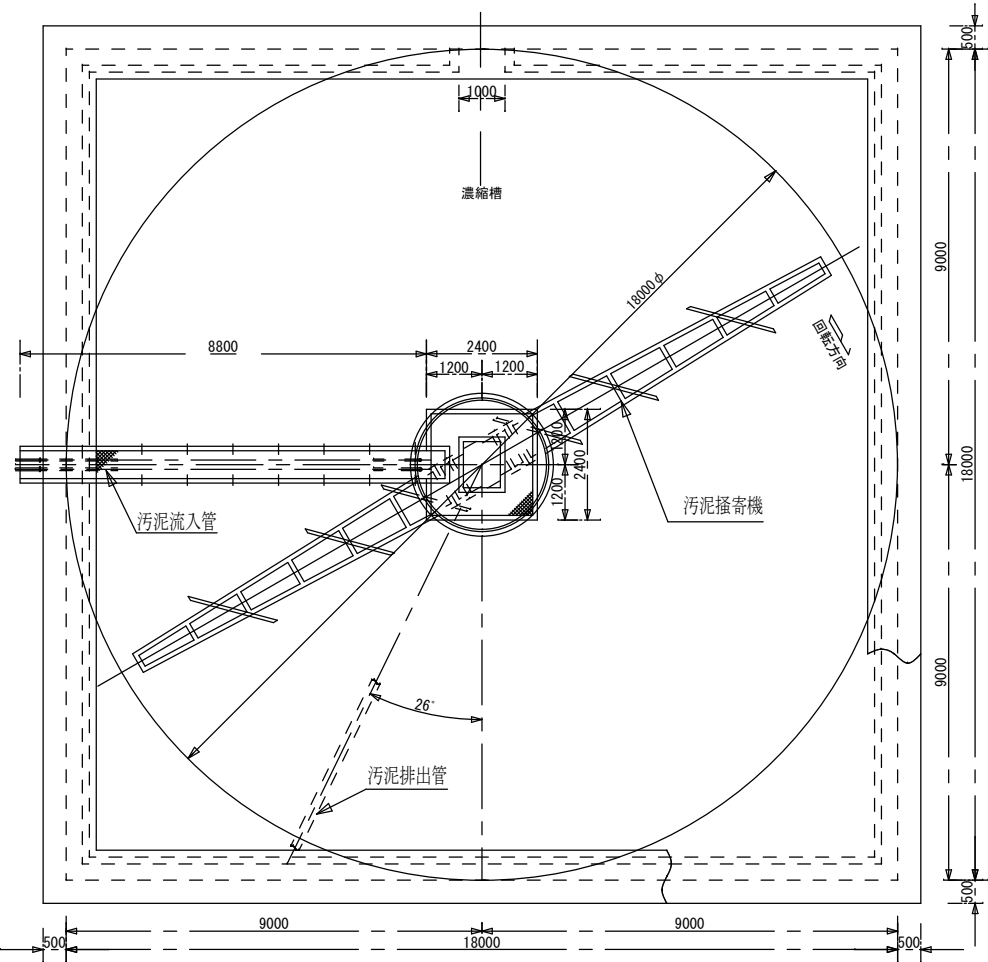

濃縮槽 断面図

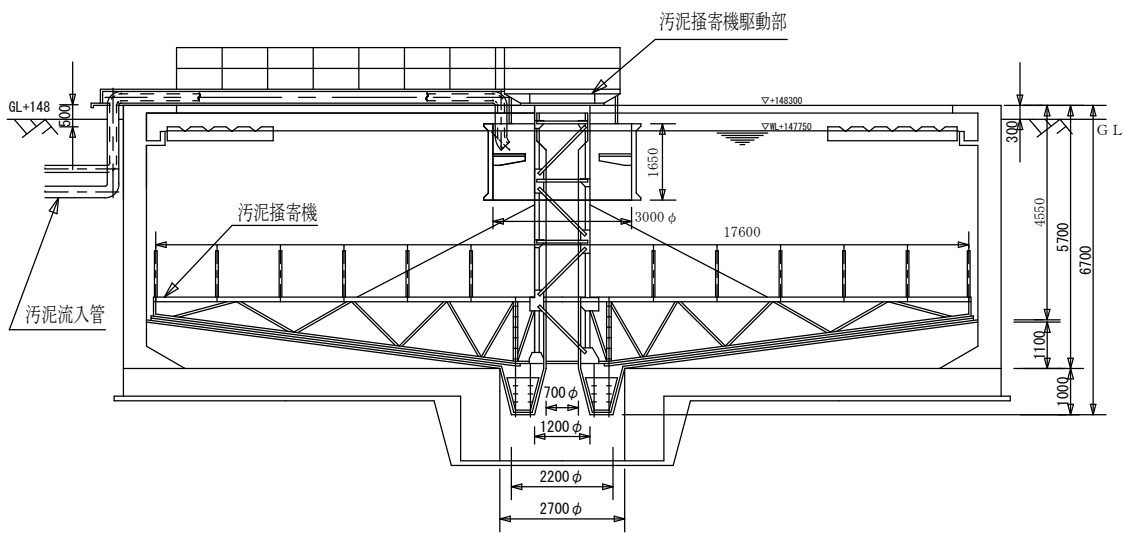

設計図面		戸番図番号
設計番号	水国浄 第2023-1号	令和4年12月作成
業務件名	国見浄水場排水污泥運搬業務委託	
図面名称	濃縮槽 断面図・平面図	
発注担当課		縮尺
浄水部国見浄水課国見浄水場		FREE
		図番
		3 / 3
仙台市水道局		